


配置・配線図 S=1 : 200

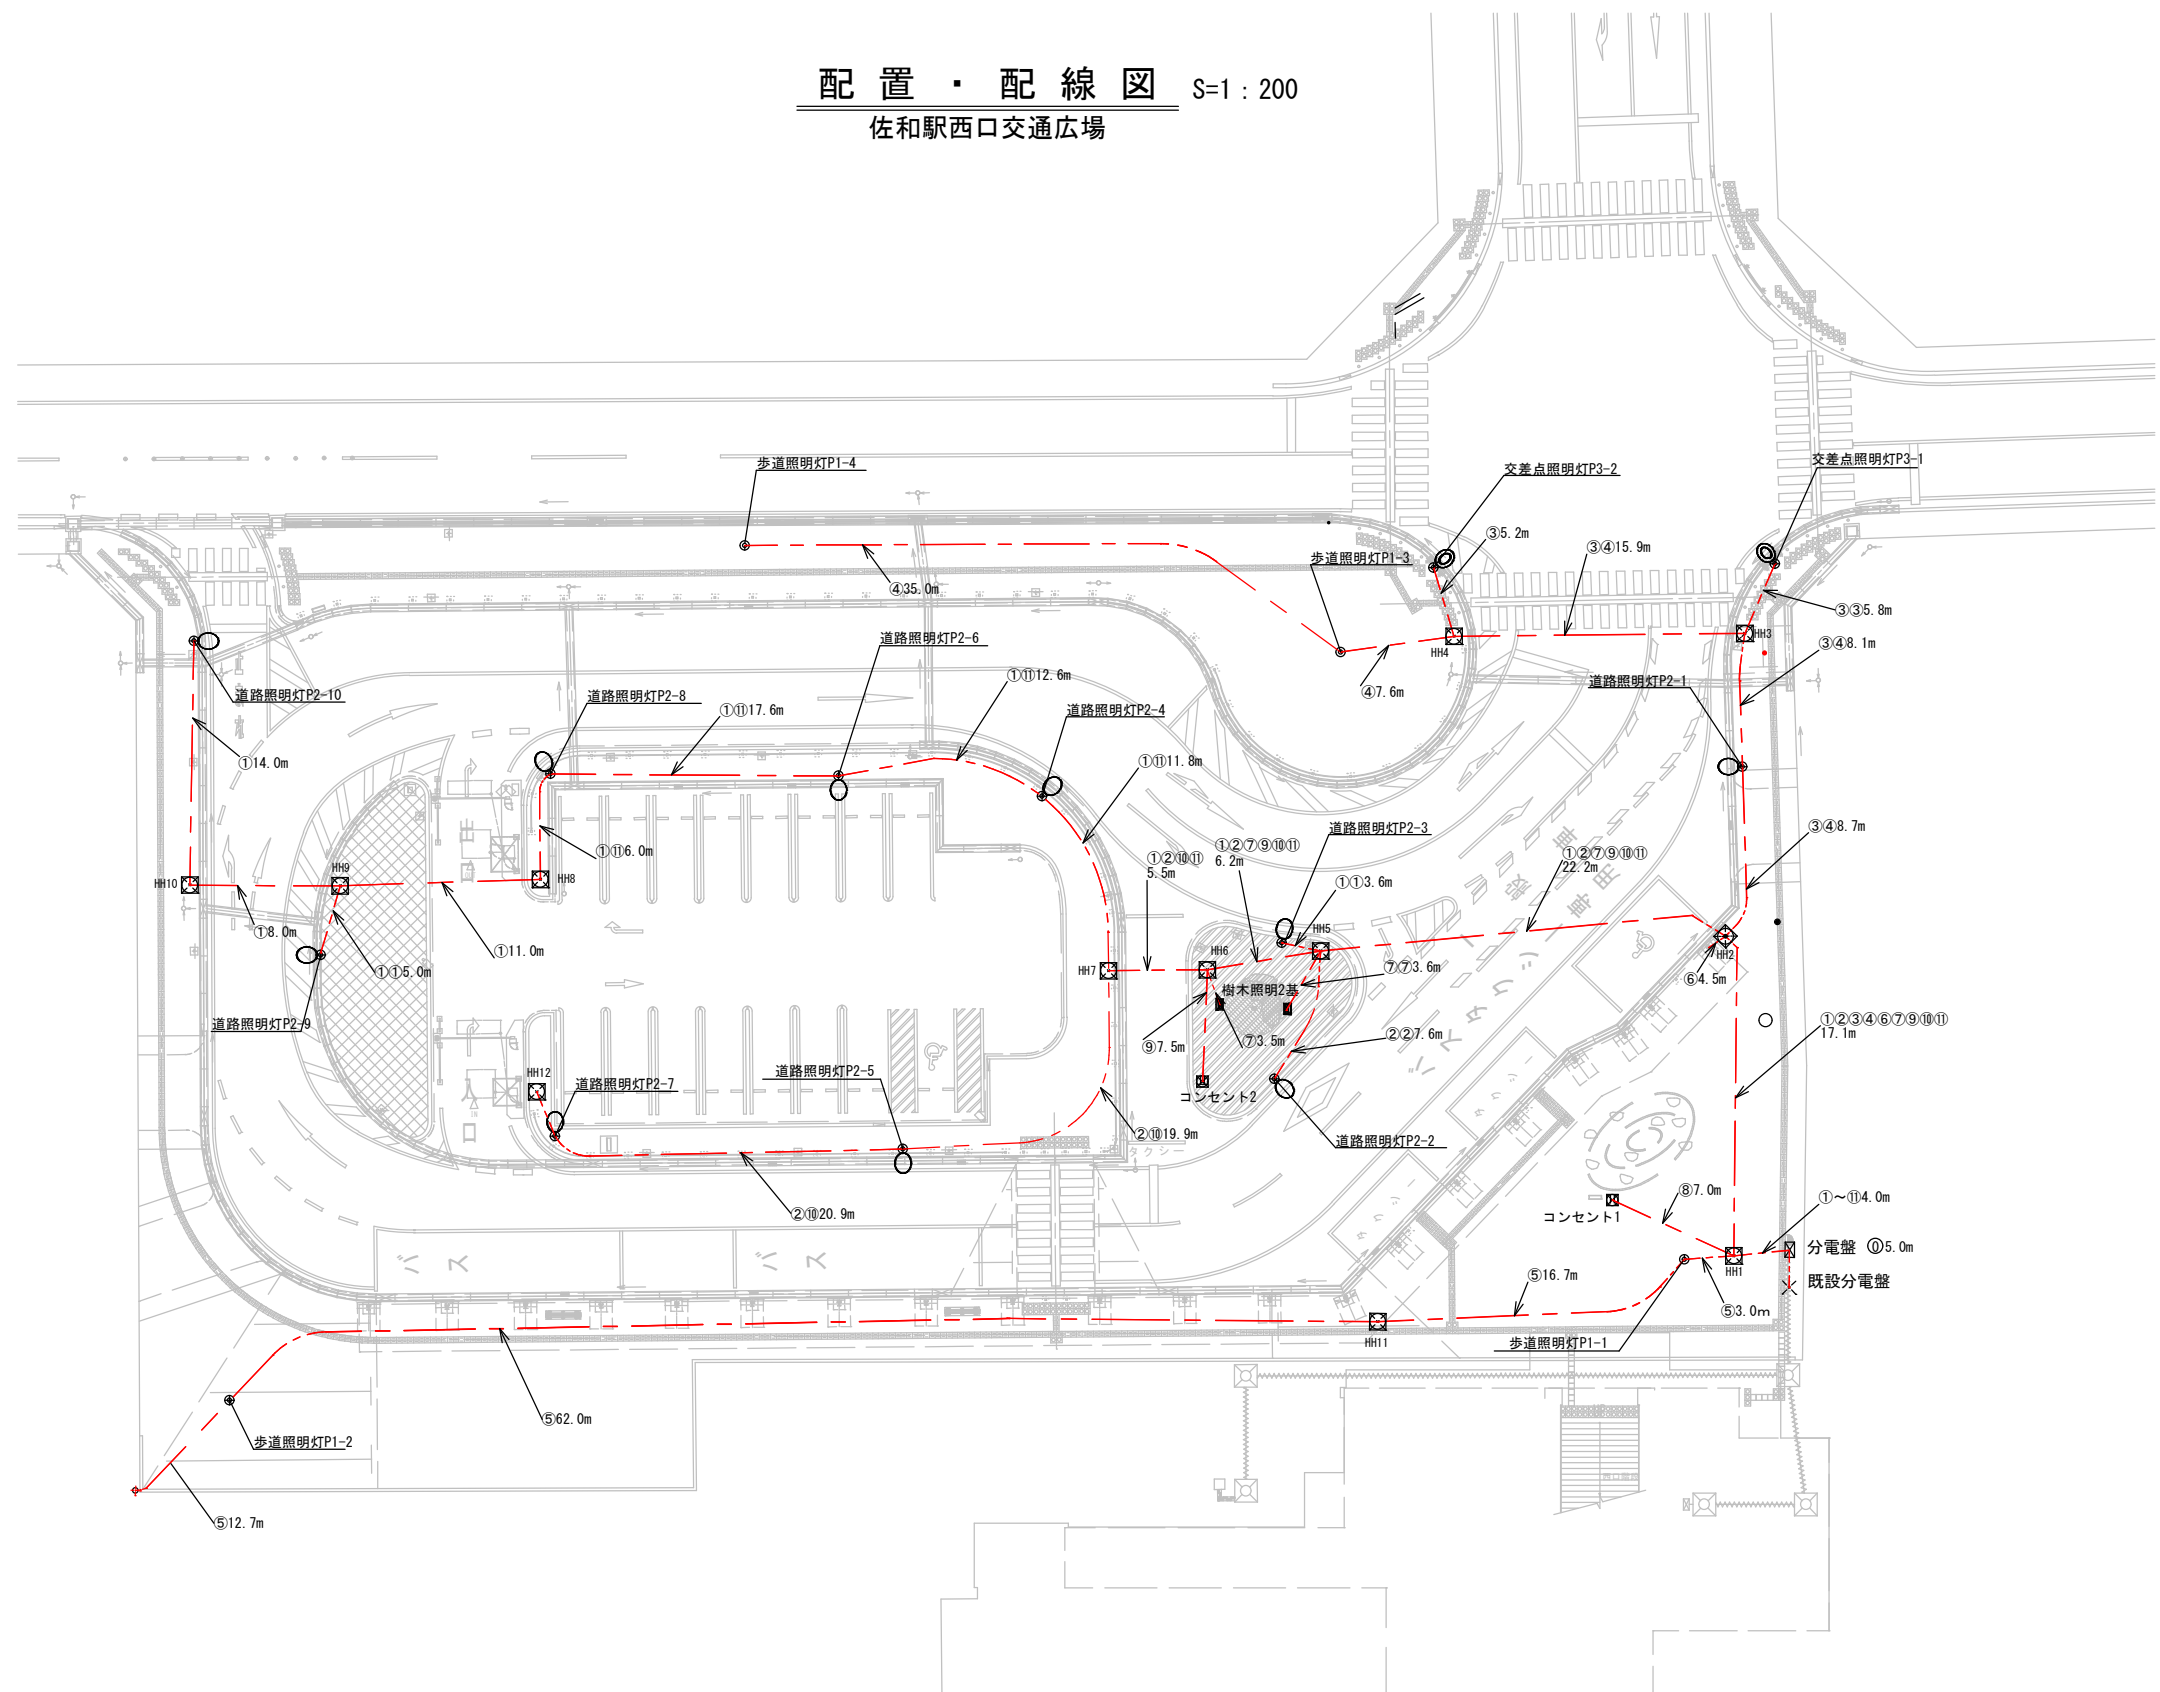

配管・配線表

種 別	規 格
① 引込幹線	VR383sq-3C
② 照明(道1)	CV3.5sq-2C
③ 照明(道2)	CV3.5sq-2C
④ 照明(道3)	CV3.5sq-2C
⑤ 照明(歩1)	CV3.5sq-2C
⑥ 照明(歩2)	CV3.5sq-2C
⑦ 照明(ア)	CV3.5sq-2C
⑧ 照明(コ1)	CV22sq-2C
⑨ 照明(コ2)	CV38sq-2C
⑩ 駐車場(発)	VB8sq-3C
⑪ 駐車場(料)	CV14sq-3C

第2回設計變更追加図面

施工年度	令和6年度
工事名	佐和駅西口広場整備工事 (R5国補都構第13号)
路線名	佐和駅西口広場
工事箇所	ひたちなか市佐和1丁目地内
図面種別	配置・配線図
縮尺	S=1:200(A1) S=1:400(A3)
図面番号	全24葉の内19号 (/)
内容表示	～